


# RZUT PIWNICY

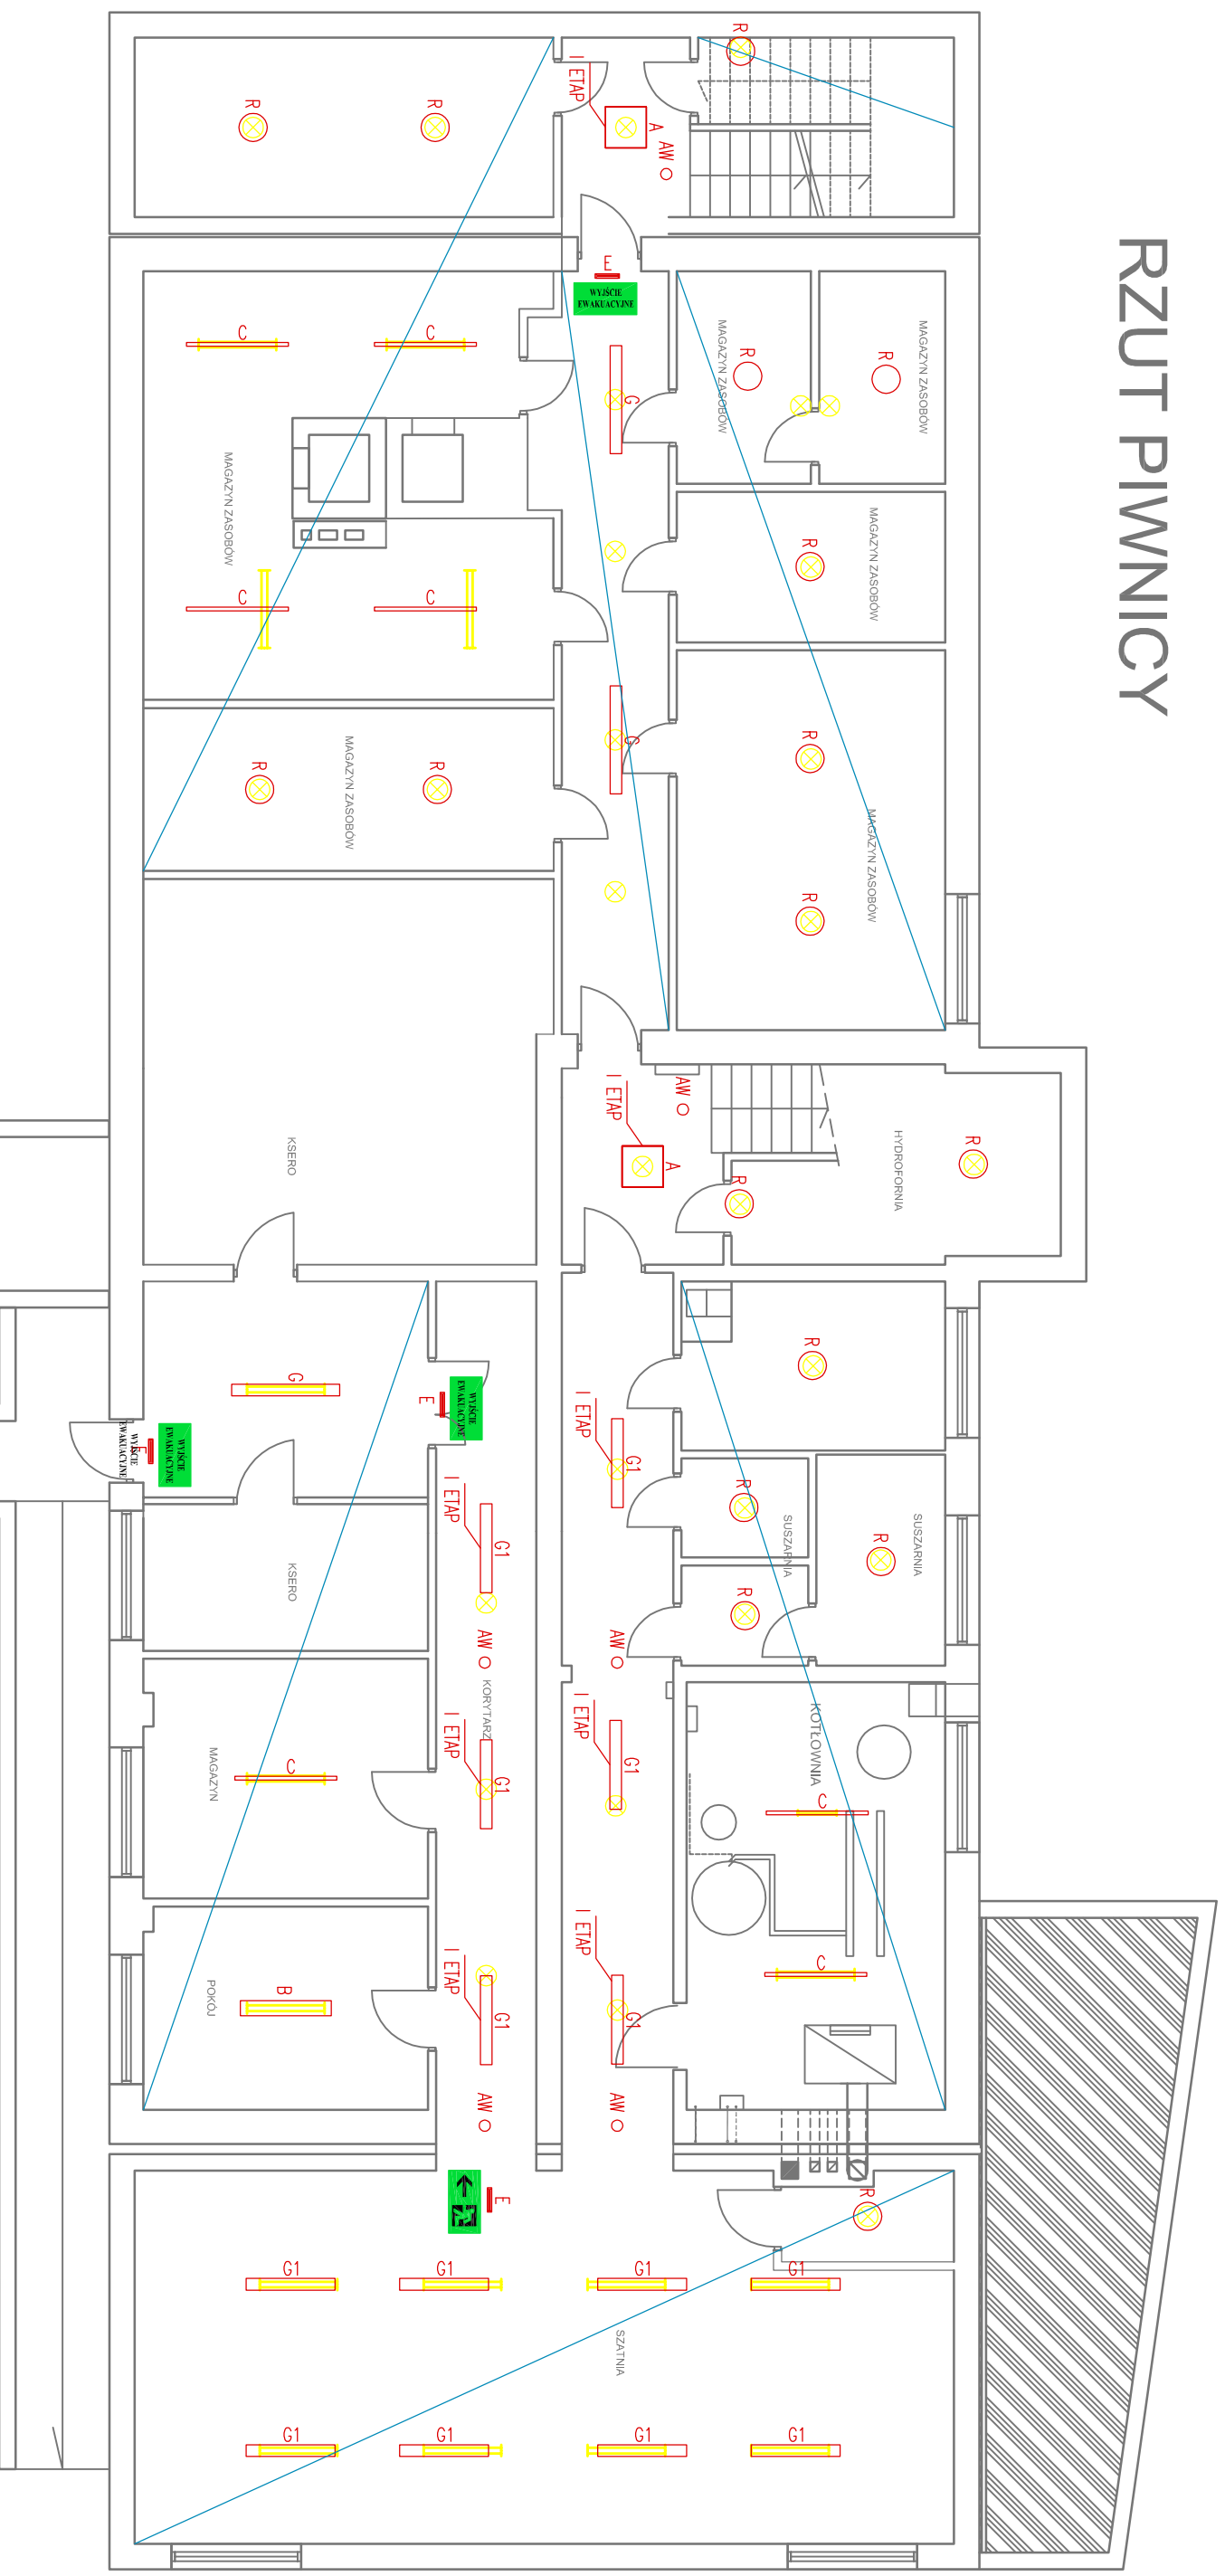

## Projektowane Oprawy

- A □ Oprawa n/ł typu LED 50W z kloszem OPAL IP20 5230 lm ozn. "A"
- AW ○ Oprawa n/ł typu LED 38W z kloszem OPAL IP20 3300 lm ozn. "A1"
- B □ Oprawa n/ł typu LED z kloszem MPRW 47W IP20 5200 lm ozn. "B"
- B1 □ Oprawa n/ł typu LED z kloszem MPRW 38W IP20 4180 lm ozn. "B1"
- C □ Oprawa n/ł typu LED IP54 55W 4780 lm ozn. "C"
- G1 □ Oprawa n/ł typu LED 47W IP20 6200 lm ozn. "G"
- G □ Oprawa n/ł typu LED 38W IP20 4170 lm ozn. "G1"
- R ○ Oprawa n/ł typu LED 30W TRANSP IP66 2400 lm ozn. "R"
- T ○ Oprawa n/ł typu LED 20W IP54 1420 lm ozn. "T"
- H □ Oprawa zewnętrzna Hologen LED 30W IP66 1900 lm
- V □ Oprawa n/ł typu LED 55W MPRW 4780 lm z zawieszaniem elektrycznym oraz zwykłym ozn. "V"


- AW ○ Oprawa oświetlenia otwartego typu LED IP65 3W n/ł 3h ozn. "AW"
- E □ Oprawa oświetlenia emulacyjnego kierunku z piktogramem 1,2W LED n/ł 3h z autostem ozn. "E"
- Redzej Piktogramu

## Istniejące Oprawy

- ▮ Istniejąca Oprawa 4x18W do wymiary
- ▮ Istniejąca Oprawa 1x36W do wymiary
- ▮ Istniejąca Oprawa 2x36W do wymiary
- ⊗ Oprawa zatrwona do wymiary

POMIESZCZENIA WYKRESŁONE REALIZACJA W III ETAPIE

PIOTR MIKOŁAJEK <b>MIKSEL</b> FIRMA ELEKTRYCZNA PROJEKTOWO WYKONAWCZA UL. MICKIEWICZA 175, 34-200 SUCHA BESKIDZKA tel. 0 501 744 801	
TYTUŁ RYSUNKU	PLAN INSTALACJI ELEKTRYCZNEJ – OŚWIETLENIE – RZUT PIWNIC
OBIEKT	BUDYNEK MIEJSKIEGO PRZEDSZKOLA SAMORZĄDOWEGO W SUCHEJ BESKIDZKIEJ. WYMIANA OŚWIETLENIA ELEKTRYCZNEGO.
ADRES OBIEKTU	UL. MICKIEWICZA 23, 34-200 SUCHA BESKIDZKA
INWESTOR	GINIA SUCHA BESKIDZKA
ADRES INWESTORA	UL. MICKIEWICZA 19, 34-200 SUCHA BESKIDZKA
STADIUM	PROJEKT WYKONAWCZY
ASYSTENT PROJ.	mgr inż. MARCIN MIKOŁAJEK
PROJEKTOWAŁ	inż. PIOTR MIKOŁAJEK
DATA: VI. 2014	BRANŻA: ELEKTRYCZNA SKALA: 1:100 NR RYS: 1E NR STR: 16
NR EWD: MAP/0106/PWOE/04 specj. inst. w zakresie siatki, inst. i urządzeń elektrycznych i elektroenergetycznych	
PODPIS	

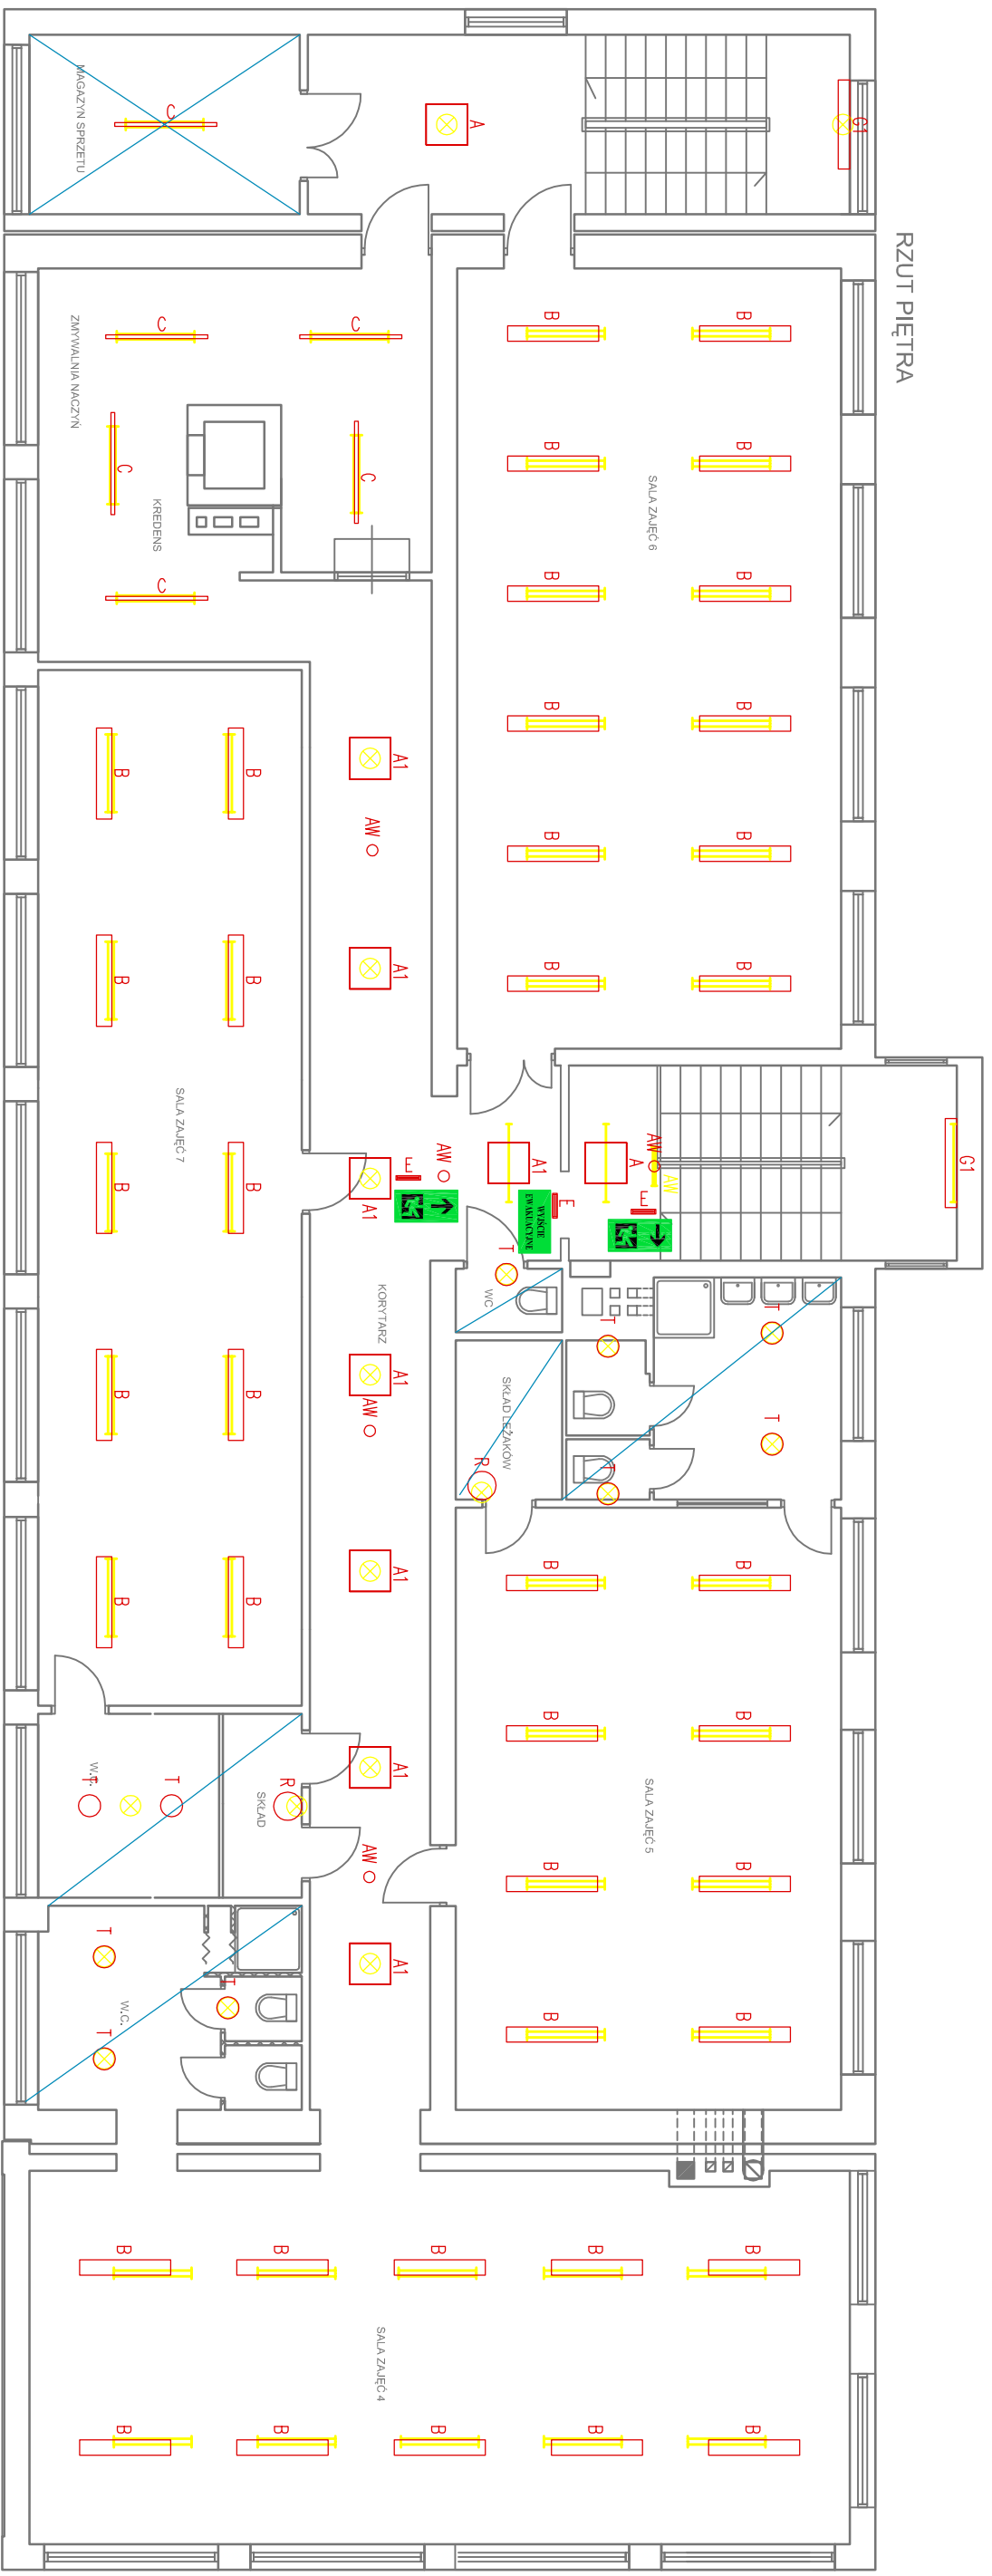

Projektowane Oprawy

- A □ Oprawa n/t typu LED 50W z kloszem OPAL IP20 5230 lm ozn. "A"
- A1 □ Oprawa n/t typu LED 38W z kloszem OPAL IP20 3300 lm ozn. "A1"
- B □ Oprawa n/t typu LED z kloszem MPRM 47W IP20 5200 lm ozn. "B"
- B1 □ Oprawa n/t typu LED z kloszem MPRM 38W IP20 4180 lm ozn. "B1"
- C □ Oprawa n/t typu LED IP54 55W 4780 lm ozn. "C"
- G □ Oprawa n/t typu LED 47W IP20 6200 lm ozn. "G"
- G1 □ Oprawa n/t typu LED 38W IP20 4170 lm ozn. "G1"
- R ○ Oprawa n/t typu LED 30W TRANSP IP66 2400 lm ozn. "R"
- T ○ Oprawa n/t typu LED 20W IP54 1420 lm ozn. "T"
- H □ Oprawa Zewnętrzna Halogen LED 30W IP66 1900 lm
- V □ Oprawa n/t typu LED 55W MPRM 4780 lm z zawieszaniem elektrycznym oraz zwykłym ozn. "V"

AW ○ Oprawa oświetlenia awaryjnego typu LED IP65 3W n/t 3h ozn "AW"

E □ Oprawa oświetlenia ewakuacyjnego kierunkowa z piktogramem 1,2W LED n/t 3h z outletem ozn "E"

Rodziej Piktogramu

II ETAP

- Istniejąca Oprawy
- ▮ Istniejąca Oprawa 4x18W do wymiany
  - ▮ Istniejąca Oprawa 1x36W do wymiany
  - ▮ Istniejąca Oprawa 2x36W do wymiany
  - ⊗ Oprawa żarowa do wymiany

POMIESZCZENIA WKRĘŚLONE REALIZACJA W III ETAPIE

PIOTR MIKOŁAJEK <b>MIKSPL</b> FIRMA ELEKTRYCZNA PROJEKTOWO WYKONAWCZA UL. MICKIEWICZA 175, 34-200 SUCHA BESKIDZKA tel. 0 501 744 801	
TYTUŁ RYSUNKU	PLAN INSTALACJI ELEKTRYCZNEJ – OŚWIETLENIE – RZUT PIĘTRA
OBIEKT	BUDYNEK MIEJSKIEGO PRZEDSZKOLA SAMORZĄDOWEGO W SUCHEJ BESKIDZKIEJ. WYMIANA OŚWIETLENIA ELEKTRYCZNEGO.
ADRES OBIEKTU	UL. MICKIEWICZA 23, 34-200 SUCHA BESKIDZKA
INWESTOR	GINIA SUCHA BESKIDZKA
ADRES INWESTOR	UL. MICKIEWICZA 19, 34-200 SUCHA BESKIDZKA
STADIUM	PROJEKT WYKONAWCZY
ASISTENT PROJ.	mgr inż. MARCIN MIKOŁAJEK
PROJEKTOWAŁ	inż. PIOTR MIKOŁAJEK NR EWID. MAP/0106/PW0E/04 specj. inż. w zakresie siłki, inż. i urządzeń elektrycznych i elektroenergetycznych
	PODPIS
DATA: VI. 2014	BRANŻA: ELEKTRYCZNA
SKALA: 1:100	NR RYS: 3E
	NR STR: 18